
 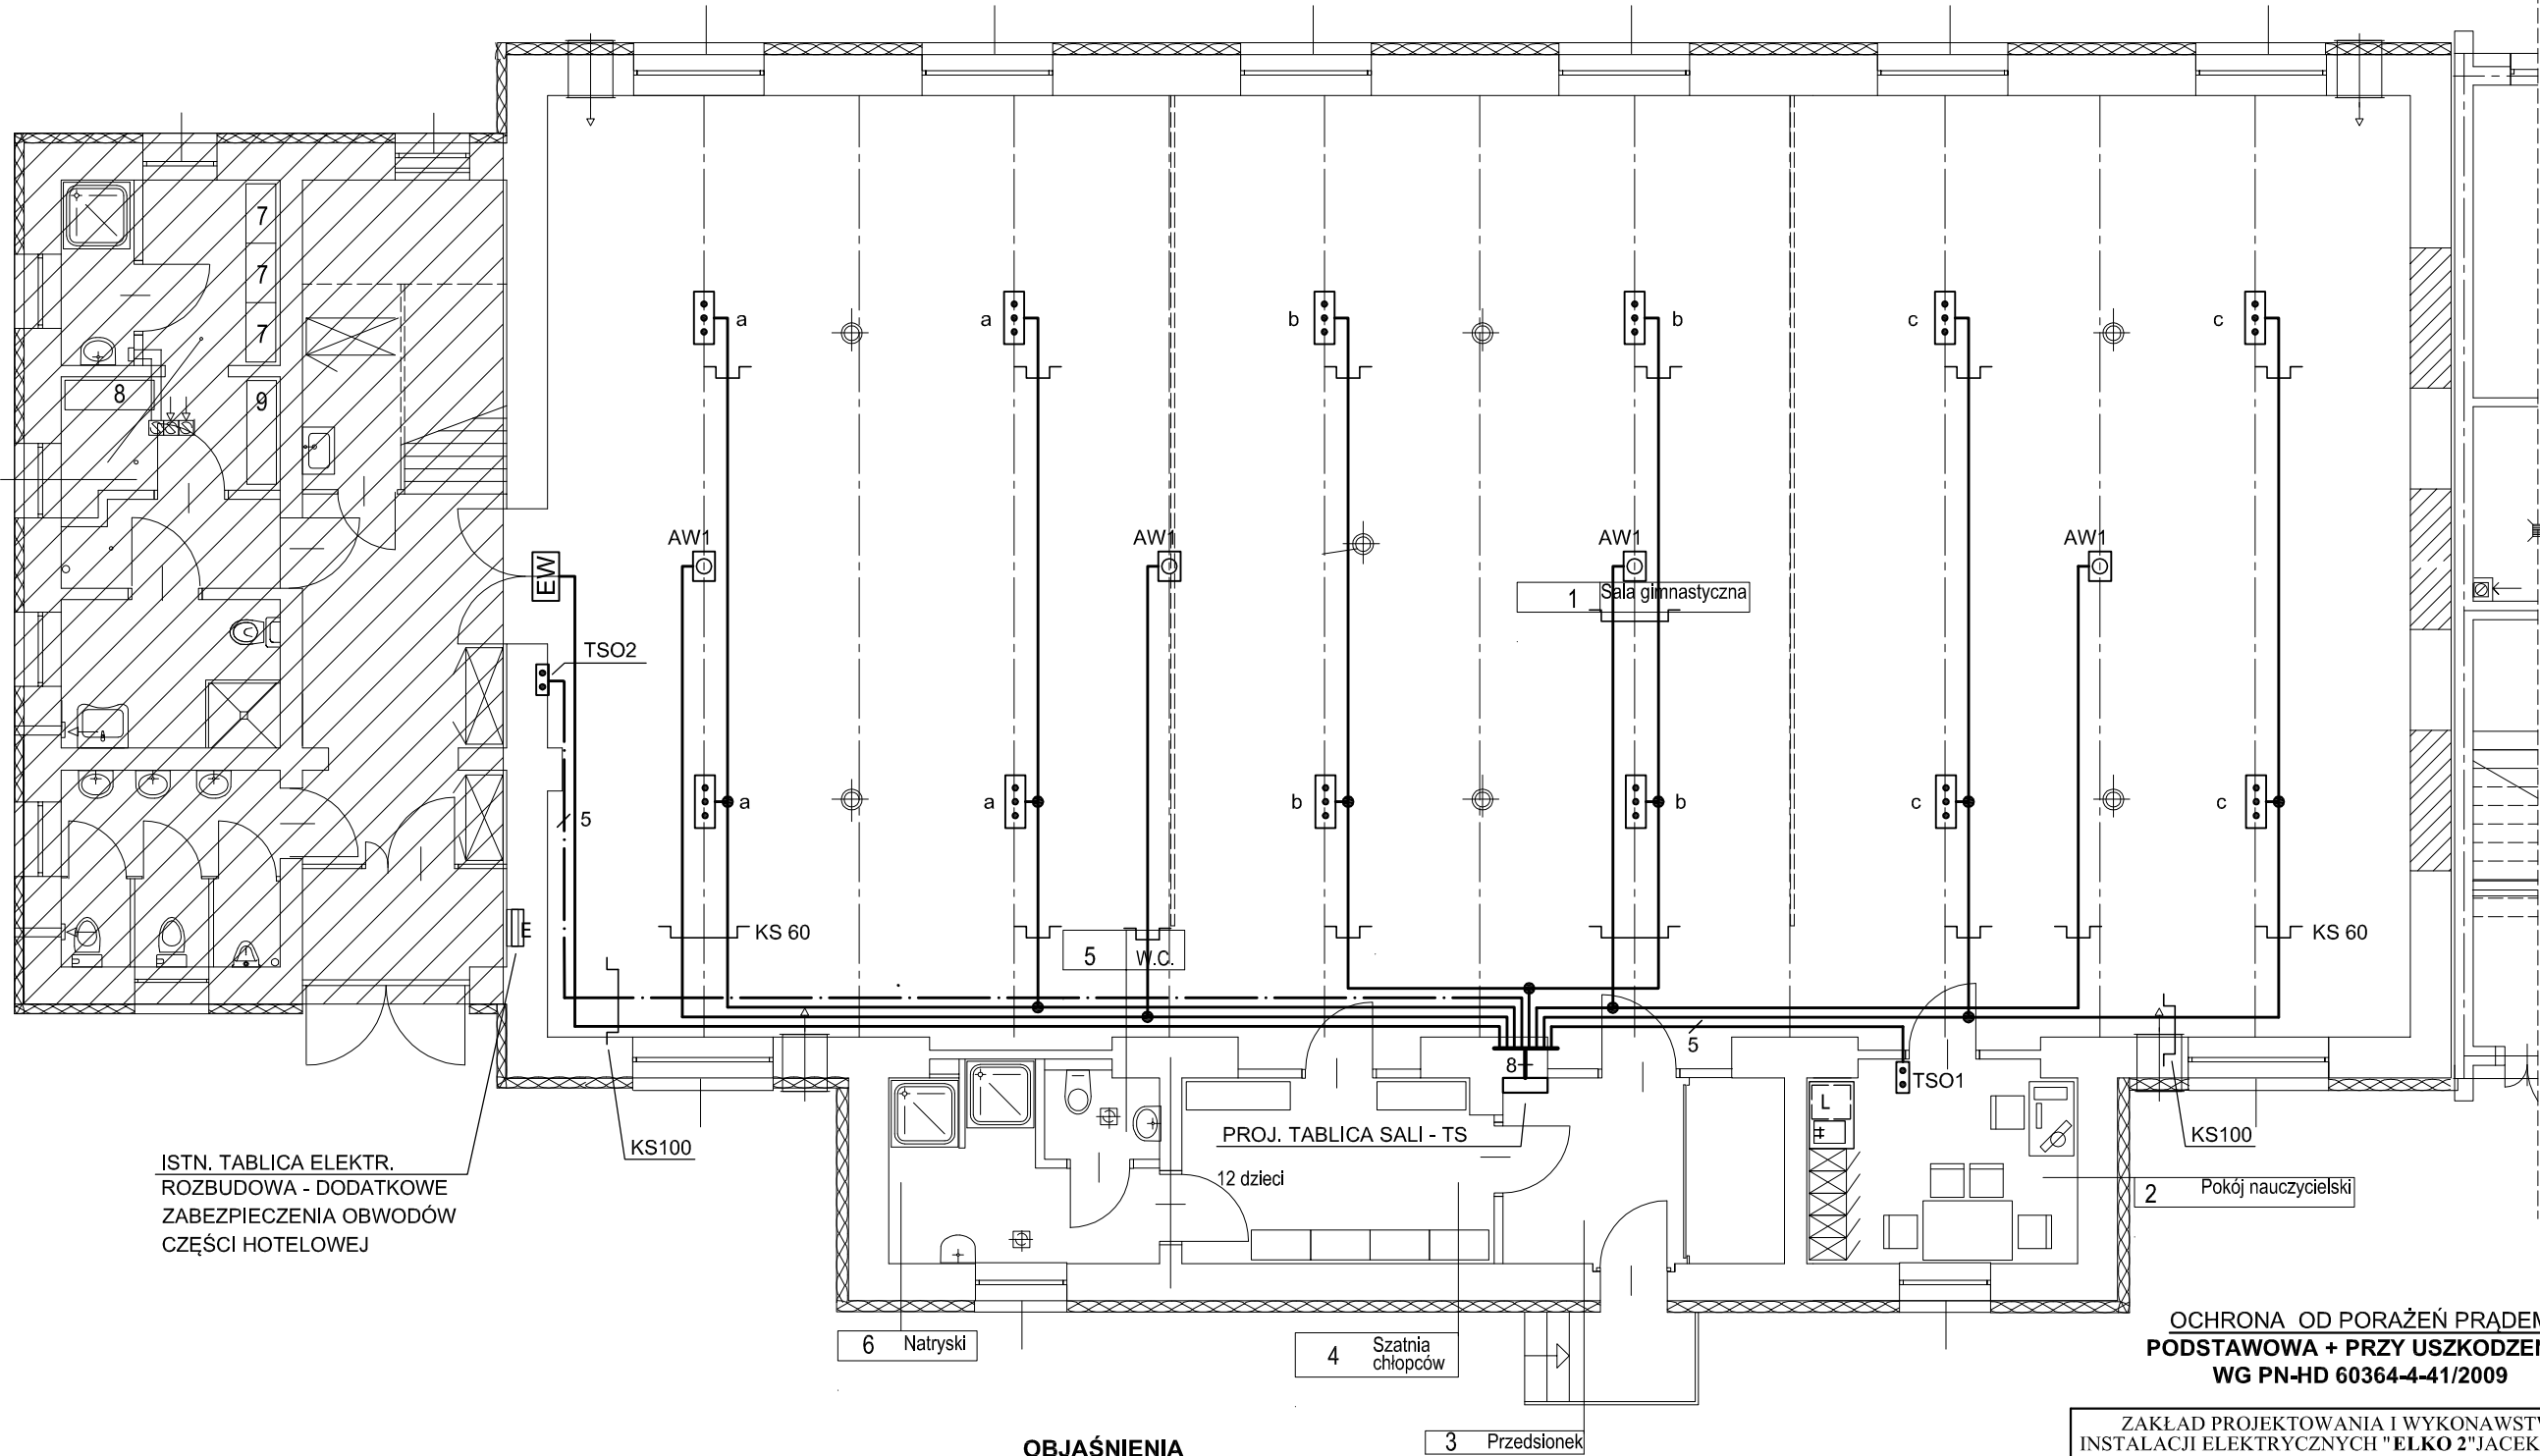


RZUT SALI GIMNASTYCZNEJ
INSTALACJA OŚWIETLENIOWA
1:100



ISTN. TABLICA ELEKTR.
ROZBUDOWA - DODATKOWE
ZABEZPIECZENIA OBWODÓW
CZĘŚCI HOTELOWEJ

TO1 - TABLICA Z WYŁĄCZNIKAMI
OŚWIETLENIA SALI

OBJAŚNIENIA

- OPRAWA OŚWIETL. SALI - LED 128W/17900 lm IK10 IP66
- OPRAWA AWARYJNA LED 8,7W/590 lm + OSŁONA (SIATKA)
- OPRAWA EWAKUACYJNA LED 1W + PIKTOGRAM + OSŁONA MECHANICZNA
- OPRAWA ZWIESZAKOWA LED 40W
- KORYTKO SIATKOWE SZER. 60 - 100 mm INSTALOWANE DO KONSTR. DZWIGARA POWYŻEJ DOLNEGO PASA
- TABLICA ZAŁĄCZANIA OŚWIETLENIA SALI

OCHRONA OD PORAŻEŃ PRĄDEM
PODSTAWOWA + PRZY USZKODZENIU
WG PN-HD 60364-4-41/2009

ZAKŁAD PROJEKTOWANIA I WYKONAWSTWA INSTALACJI ELEKTRYCZNYCH "ELKO 2" JACEK SZMYT 75-411 KOSZALIN UL. PARTYZANTÓW 14		
Obiekt:	Hala Sportowa przy Zespole Szkół nr 12 Remont pomieszczeń 76-064 Koszalin, ul. B. Krzywoustego 5, dz. nr 106, obr. 0021	Nr rys. E-1
Inwestor:	Gmina Miasto Koszalin, 75-007 Koszalin	
Treść:	RZUT SALI GIMNASTYCZNEJ - INSTALACJA OŚWIETLENIOWA	Skala 1:100
Branża:	ELEKTRYCZNA	Data 12.2024
Projektował:	inż. Jacek Szmyt Nr Upr. Nr GT-V-63/99/76 w specjalności instalacyjno-inżynierskiej w zakresie instalacji elektrycznych	
Sprawdził:	mgr inż. Łukasz Kolański Upr. Nr ZAP/0160/PWBE/16 w specjalności instalacyjnej w zakresie sieci, instalacji i urządzeń elektrycznych i elektroenergetycznych bez ograniczeń	