


RZUT CZĘŚCI SANITARNEJ
INSTALACJA GN. WTYCZKOWYCH
WENTYLACJA MECHANICZNA
1:50

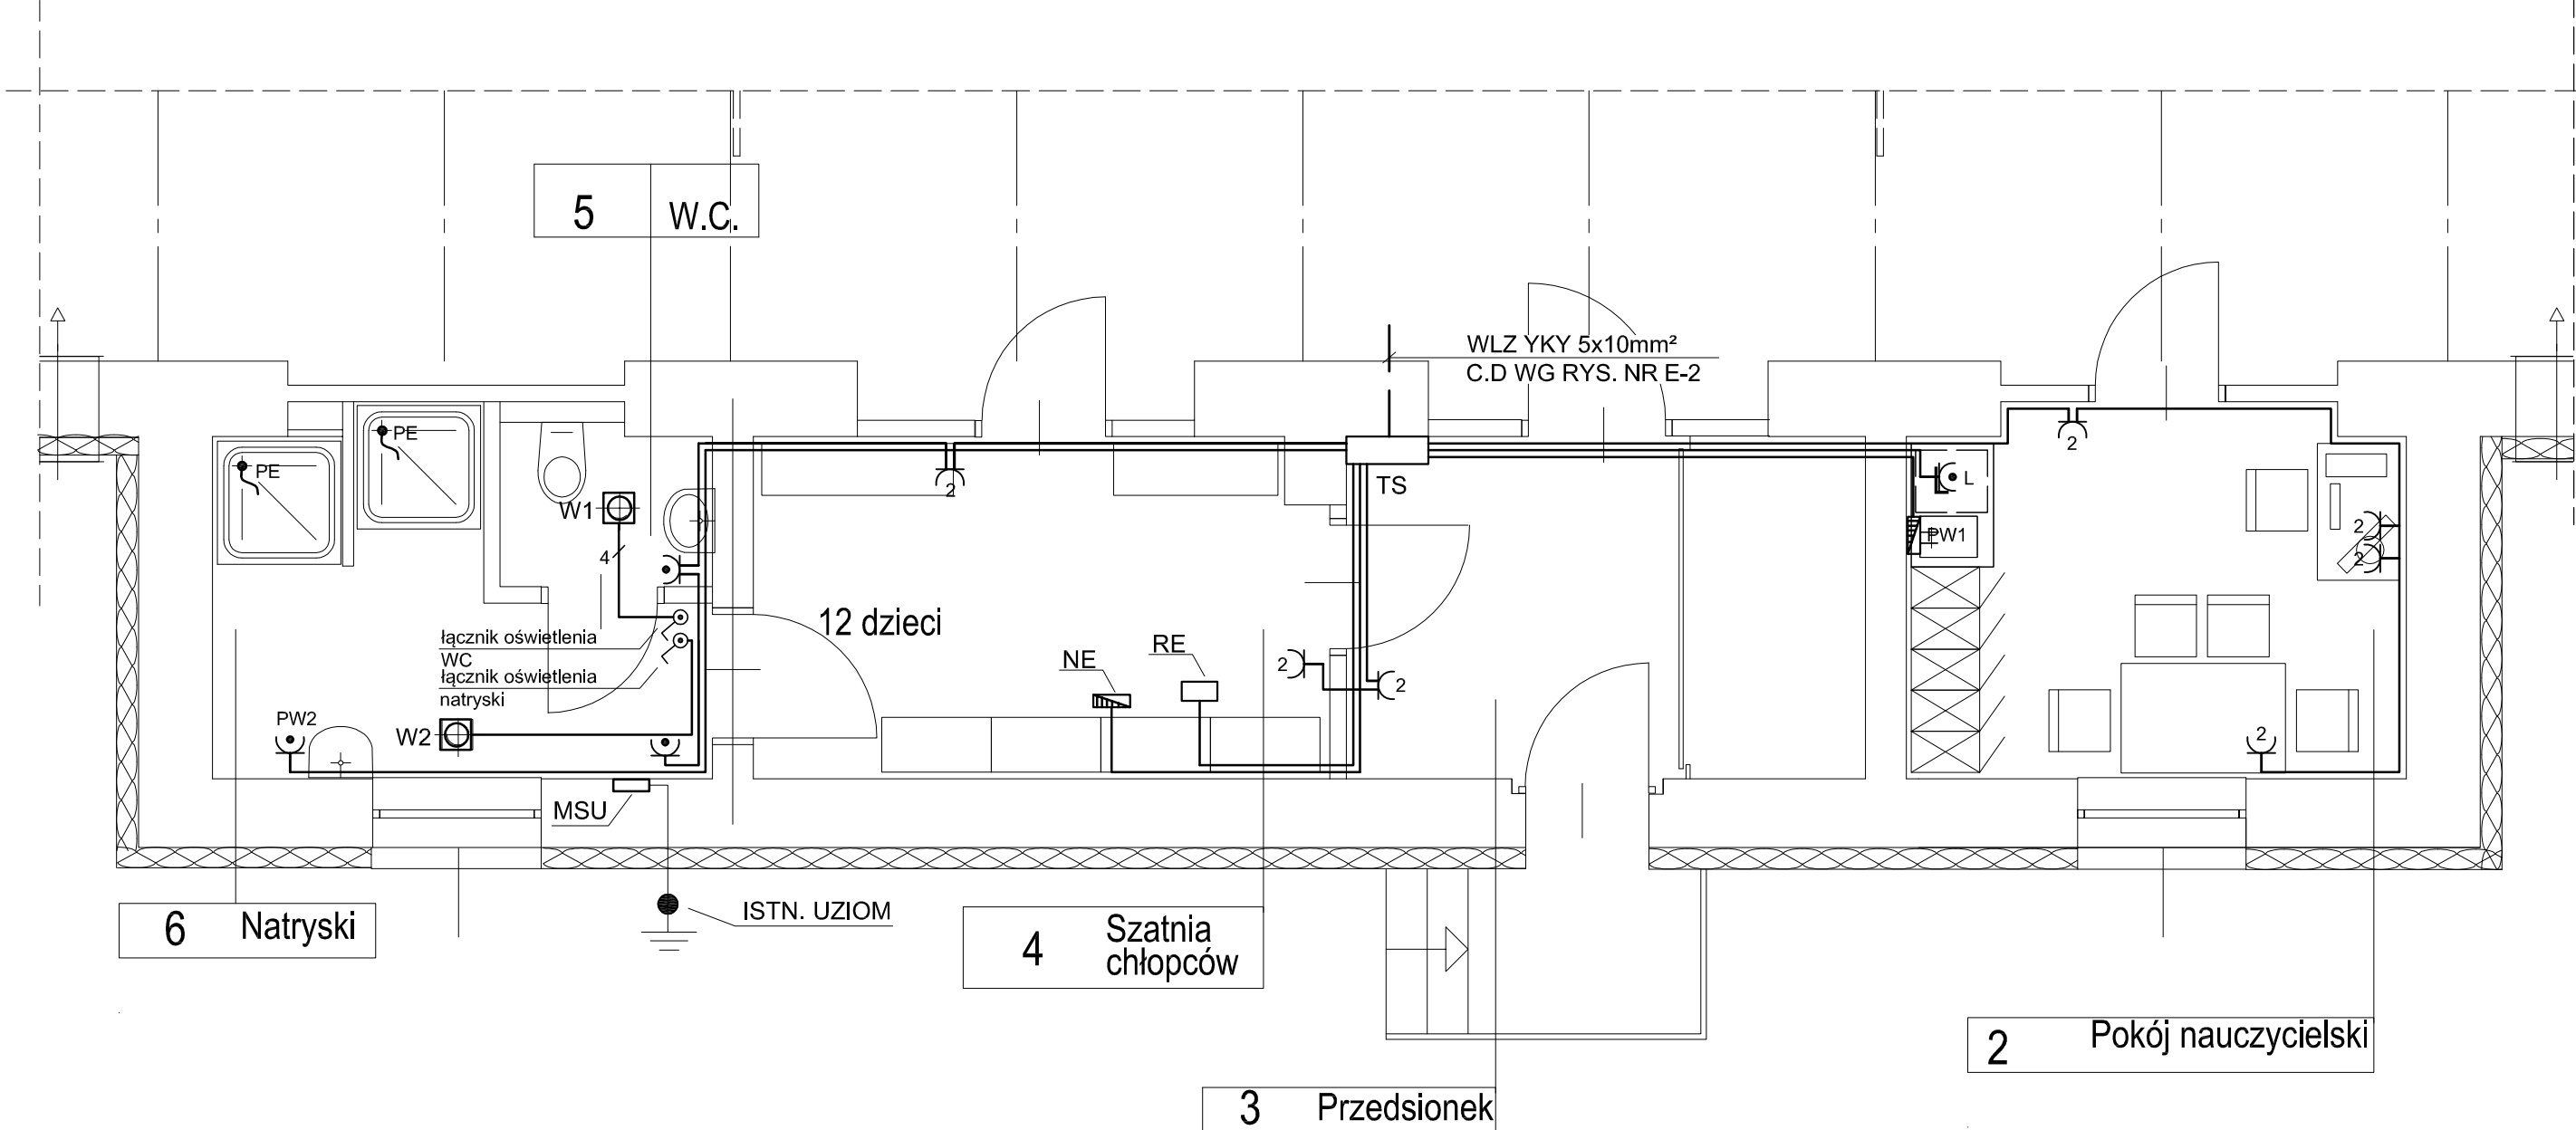

LEGENDA:

- RE - REKUPERATOR 0,2kW
NE - NAGRZEWNICA ELEKTRYCZNA 2kW 230V
PW1 - PODGRZEWACZ WODY 2kW 230V
PW2 - PODGRZEWACZ WODY 3kW 230V

OCHRONA OD PORAŻEŃ PRĄDEM
PODSTAWOWA + PRZY USZKODZENIU
WG PN-HD 60364-4-41/2009

ZAKŁAD PROJEKTOWANIA I WYKONAWSTWA INSTALACJI ELEKTRYCZNYCH "ELKO 2" JACEK SZMYT 75-411 KOSZALIN UL. PARTYZANTÓW 14		
Obiekt:	Hala Sportowa przy Zespole Szkół nr 12 Remont pomieszczeń 76-064 Koszalin, ul. B. Krzywoustego 5, dz. nr 106, obr. 0021	Nr rys. E-4
Inwestor:	Gmina Miasto Koszalin, 75-007 Koszalin	
Treść:	RZUT CZĘŚCI SANITARNEJ - INSTALACJA GN. WTYCZK., INSTALACJA MECHANICZNA	Skala 1:50
Branża:	ELEKTRYCZNA	Data 12.2024
Projektował:	inż. Jacek Szmyt Nr Upr. Nr GT-V-63/99/76 w specjalności instalacyjno-inżynierskiej w zakresie instalacji elektrycznych	
Sprawdził:	mgr inż. Łukasz Kolański Upr. Nr ZAP/0160/PWBE/16 w specjalności instalacyjnej w zakresie sieci, instalacji i urządzeń elektrycznych i elektroenergetycznych bez ograniczeń	