


RZUT DACHU
INSTALACJA ODGROMOWA
1:100

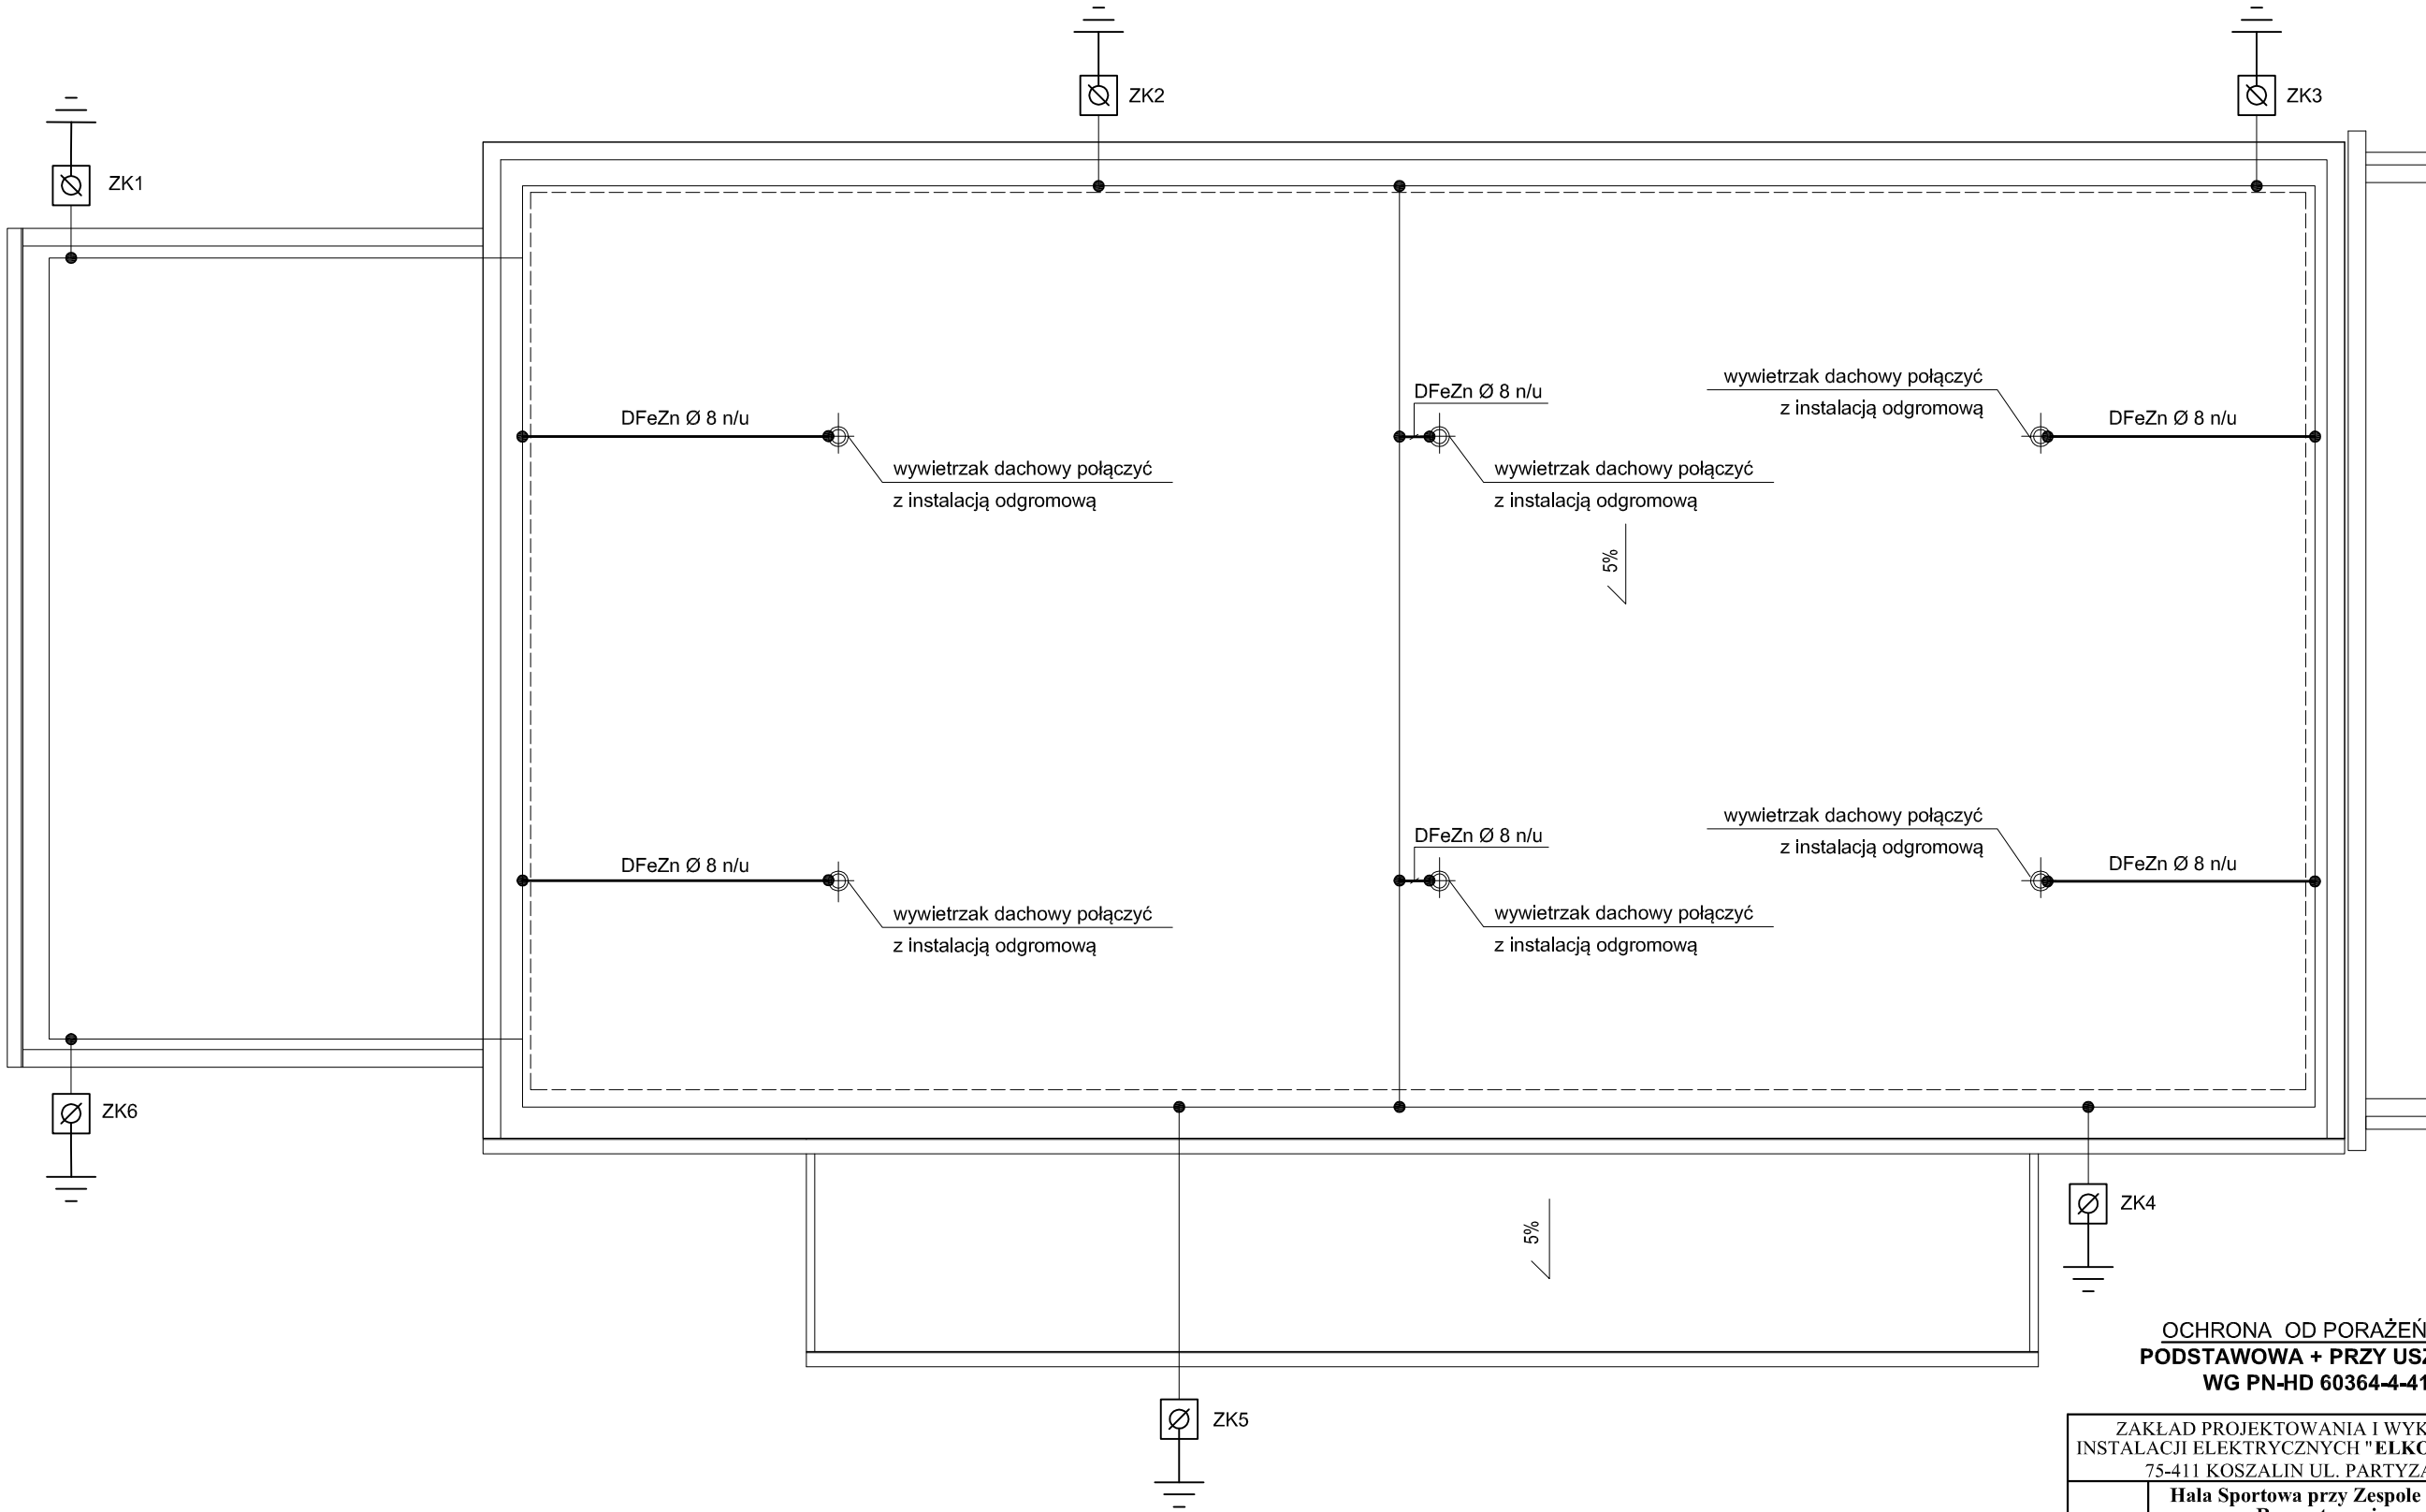

UWAGA:
Budynek posiada instalację odgromową. W ramach niniejszej inwestycji zostaną zamontowane na dachu przez branżę wentylacyjną wywietrzaki dachowe, które należy połączyć w najbliższych miejscach z istniejącą instalacją odgromową za pomocą drutu DFeZn8mm

OCHRONA OD PORAŻEŃ PRĄDEM
PODSTAWOWA + PRZY USZKODZENIU
WG PN-HD 60364-4-41/2009

ZAKŁAD PROJEKTOWANIA I WYKONAWSTWA INSTALACJI ELEKTRYCZNYCH "ELKO 2"JACEK SZMYT 75-411 KOSZALIN UL. PARTYZANTÓW 14		
Obiekt:	Hala Sportowa przy Zespole Szkół nr 12 Remont pomieszczeń 76-064 Koszalin, ul. B. Krzywoustego 5, dz. nr 106, obr. 0021	Nr rys. E-5
Inwestor:	Gmina Miasto Koszalin, 75-007 Koszalin	
Treść:	RZUT DACHU - INSTALACJA ODGROMOWA	Skala 1:100
Branża:	ELEKTRYCZNA	Data 12.2024
Projektował:	inż. Jacek Szmyt Nr Upr. Nr GT-V-63/99/76 w specjalności instalacyjno-inżynierskiej w zakresie instalacji elektrycznych	
Sprawdził:	mgr inż. Łukasz Kolański Upr. Nr ZAP/0160/PWBE/16 w specjalności instalacyjnej w zakresie sieci, instalacji i urządzeń elektrycznych i elektroenergetycznych bez ograniczeń	